

**GEAD** Spółka Jawna  
Wojciech Grzesiak, Jacek Gezela  
ul. Kościuszki 3/3, 85-079 Bydgoszcz  
tel./fax 52 322 23 97  
tel. kom. 603 655 094, 503 159 450  
REGON: 340671952, KRS: 0000342103  
NIP: 967 131 93 02

**GEODETA UPRAWNIONY**  
mgr inż. JACEK GEZELA  
uprawnienia zawodowe nr 21791  
ul. Kościuszki 3/3, 85-079 Bydgoszcz  
tel. 503 159 450

Poświadczam, że niniejszy dokument został opracowany w wyniku prac geodezyjnych i kartograficznych, których rezultaty zawiera operat techniczny wpisany do ewidencji materiałów państwowego zasobu geodezyjnego i kartograf.

**MIĘSKA PRACOWNIA GEODEZYJNA w BYDGOSZCZY**

Grodzki Ośrodek Dokumentacji

Geodezyjnej i Kartograficznej w Bydgoszczy

Identyfikator ewidencyjny materiału zasobu - operatu

technicznego: **P.0461.2015.1459**

Data wpisania operatu technicznego

do ewidencji materiałów zasobu: **19. MAJ 2015**

Imię, nazwisko i podpis osoby reprezentującej organ.

**Z up. Prezydenta Bydgoszczy**  
*Antonina Mielcarska*  
młodszy geodeta

**MAPA DO CELÓW PROJEKTOWYCH**  
**SKALA 1 : 500**

Województwo: kujawsko-pomorskie

Miasto: **BYDGOSZCZ, ul. Mochelska**

Jedn. ewid.: m. Bydgoszcz [046101\_1]

OBRĘB: 303


MPG.D.422.1296.2015

Sekcja mapy nr 420-1412, 1414, 1421, 1423

PUWG 2000 pas 6 Ukł. wys. AMSTERDAM

Nie wykonano ustalenia obciążeń służebnościami gruntowymi ujawnionych w księgach wieczystych.

Nie wyklucza się istnienia w terenie również urządzeń podziemnych ułożonych a nie zgłoszonych do inwentaryzacji geodezyjnej.

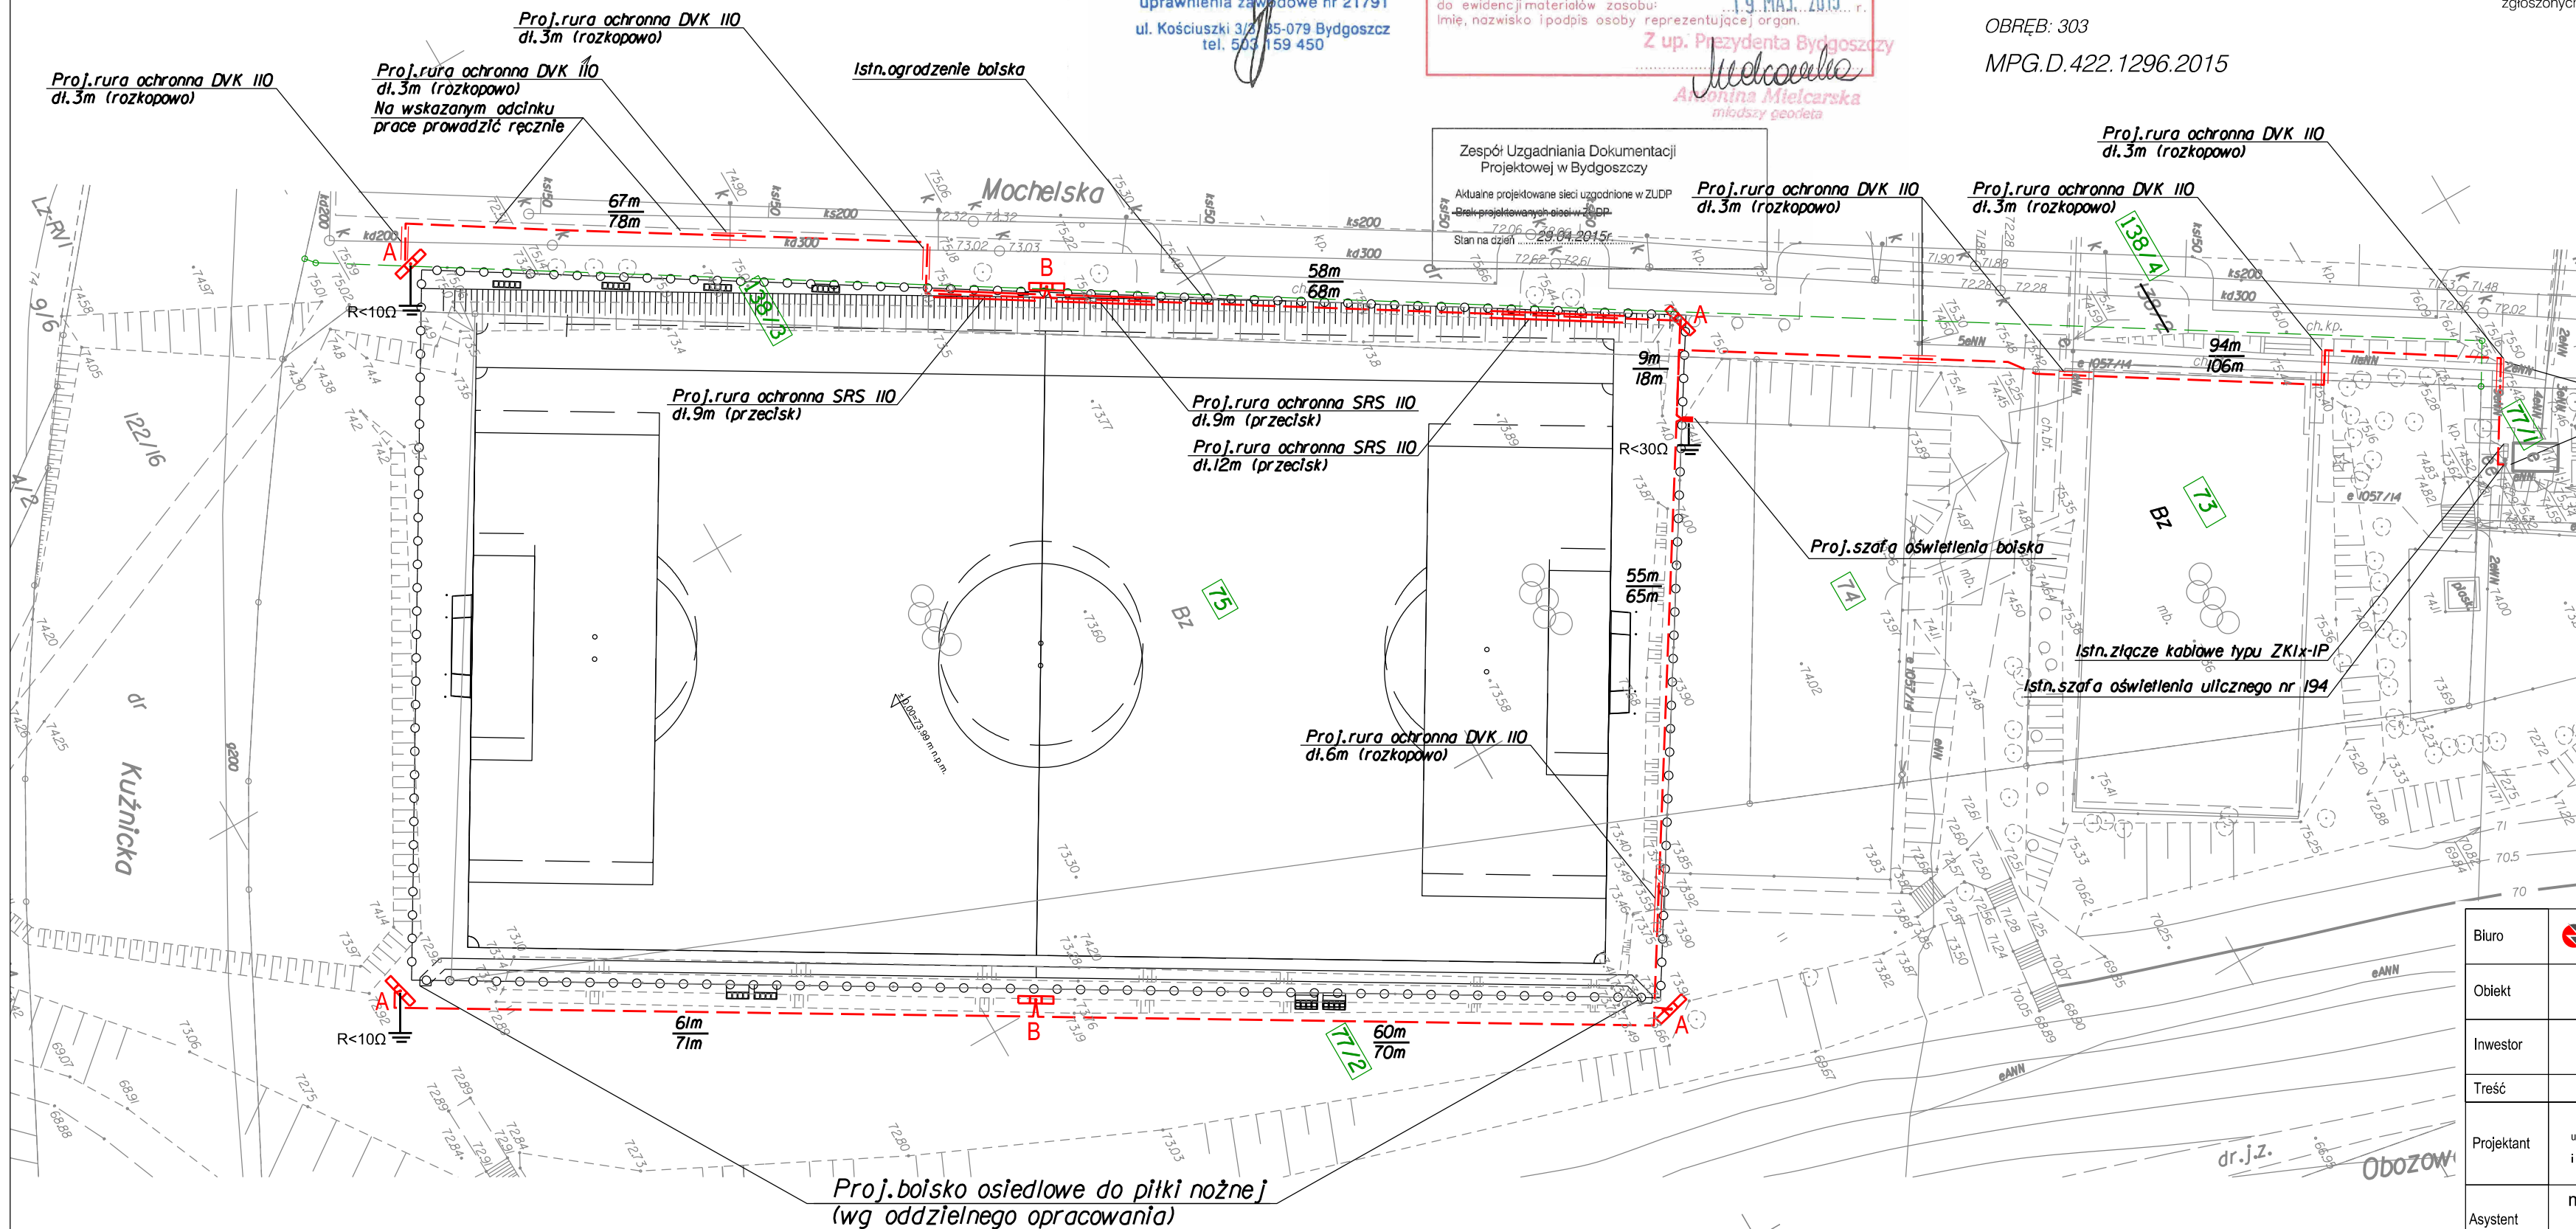

Na wskazanym odcinku prace prowadzić ręcznie

Uwaga:  
na mapie oznaczono linią (---) podział działki nr 138/2 na 138/3 i 138/4 (z dnia 08.06.2015r.)

**LEGENDA**

- Projektowany kabel YKY5o 5x16 mm2
- Projektowana rura ochronna DVK 110
- A Projektowany maszt oświetleniowy M-140  
- Belka poprzeczna 2T/1,5m  
- 6 x Oprawa PHILIPS RVP351 HPI-TP400W K IC A
- B Projektowany maszt oświetleniowy M-140  
- Belka poprzeczna 2T/2,0m  
- 7 x Oprawa PHILIPS RVP351 HPI-TP400W K IC A
- 30m Długość trasowa
- 37m Długość kabla z zapasami

Biuro	<b>ERGO PROJEKT</b> ul. Chodkiewicza 15, 85-065 Bydgoszcz tel. 690-953-390 e-mail: biuro@ergoprojekt.com	
Obiekt	Budowa linii kablowej oświetleniowej na terenie boiska przy ulicy Mochelskiej w Bydgoszczy	
Inwestor	Zarząd Dróg Miejskich i Komunikacji Publicznej w Bydgoszczy ul. Toruńska 174A, 85-844 Bydgoszcz	
Treść	PROJEKT ZAGOSPODAROWANIA TERENU	
Projektant	inż. Marek Bejger upr. bud. do projektowania w spec. instalacyjnej bez ograniczeń w zakresie sieci, instalacji i urządzeń elektrycznych i elektroenergetycznych nr RGP-A-7342-34/97	02.11.2015
Asystent projektanta	mgr inż. Mariusz Prymula upr. bud. do projektowania w spec. instalacyjnej bez ograniczeń w zakresie sieci, instalacji i urządzeń elektrycznych i elektroenergetycznych nr KUP/0078/POOE/15	02.11.2015
Stadium: PB	Skala: 1:500	Nr rys.: <b>E-01</b>